


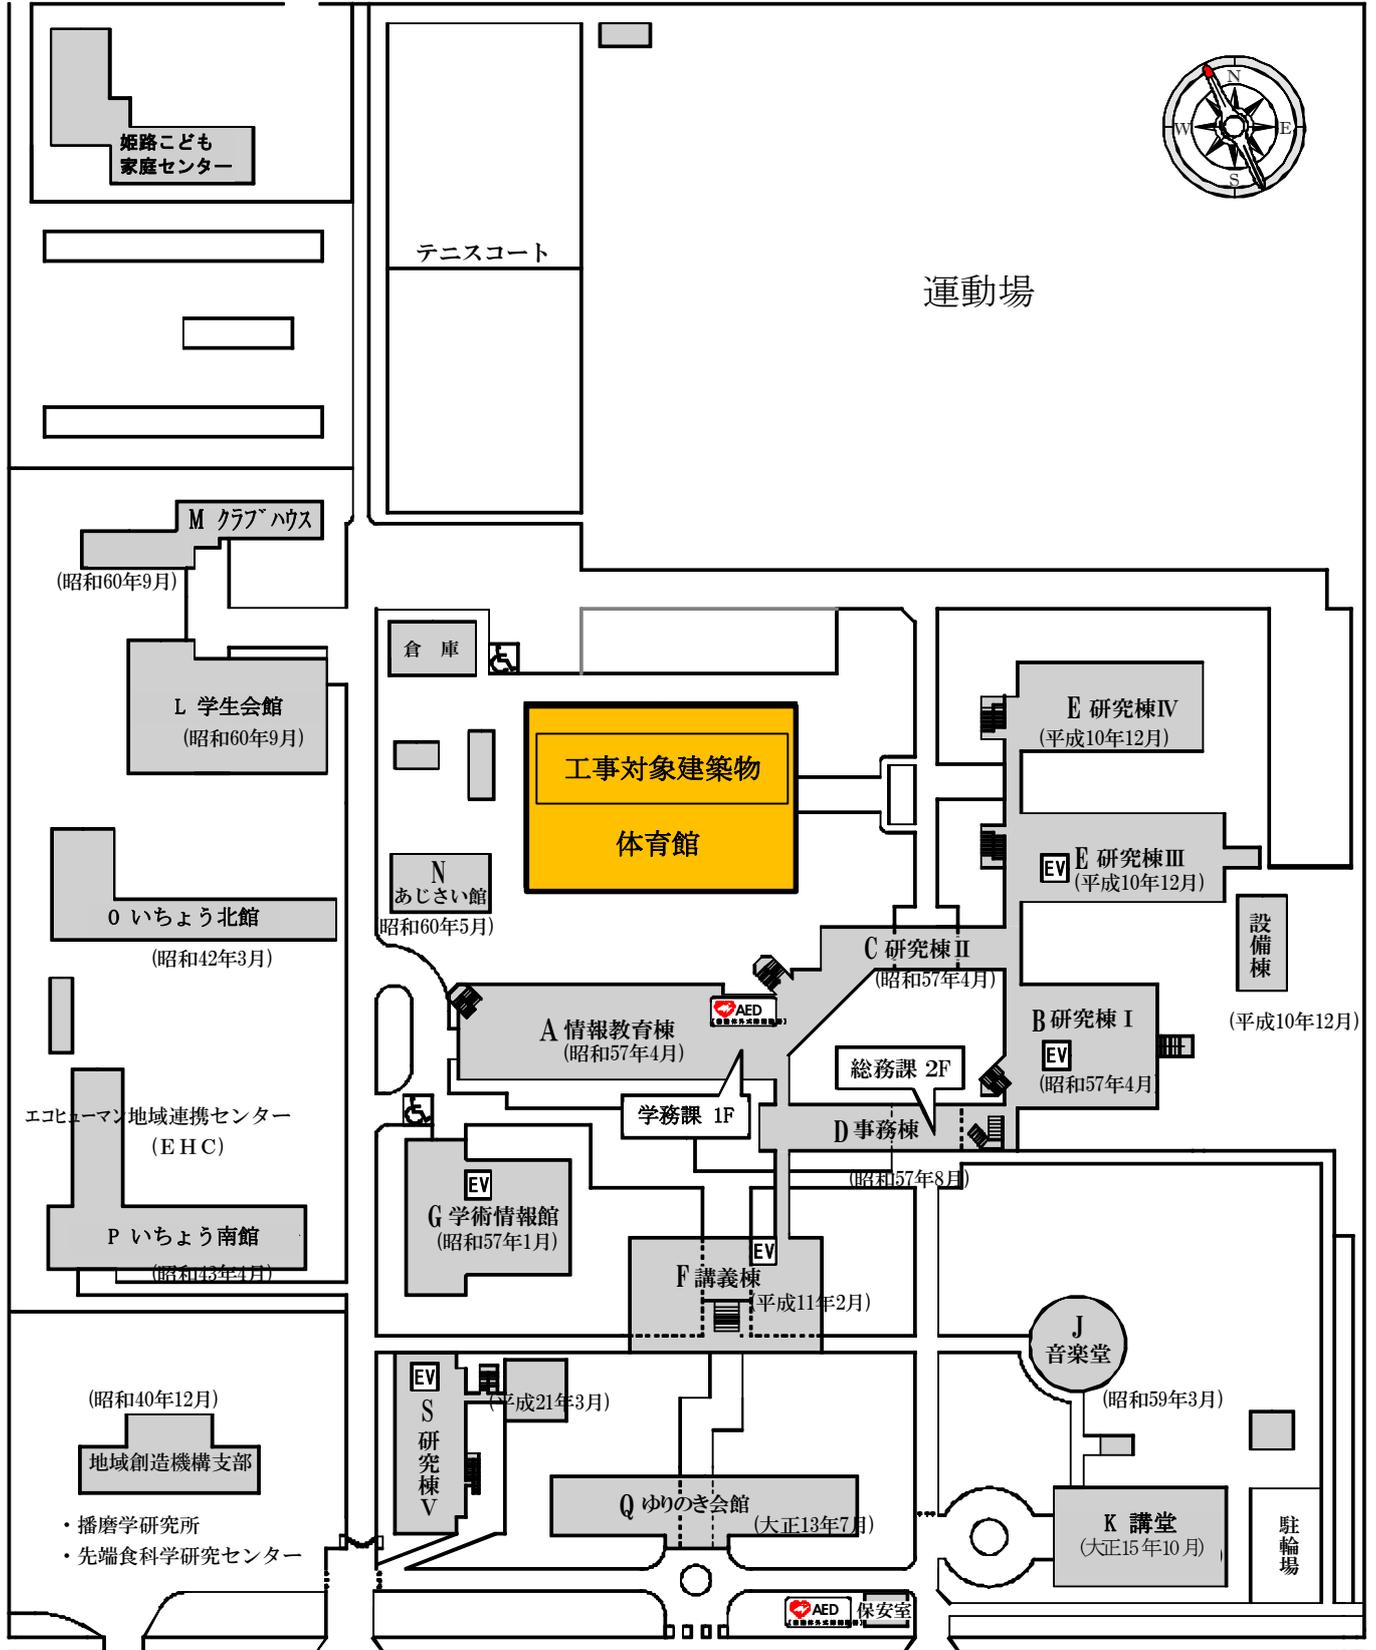

兵庫県立大学姫路環境人間キャンパス

(竣工年月)





建築物

| 記号 | 名称 | 仕様 | 消費電力 | | | 台数 | 設置場所 | 参考品番 |
|----------|-----------------------|--|------|-----|----------------|----|--------|------------|
| | | | φ | V | kW | | | |
| GHP-1A | ガスヒートポンプエアコン (室外機) | 型式: 20馬力相当ハイパワースタイル室外機(親機) 冷房能力: 56.0 kW (45.0 kW) ※自立運転時 暖房能力: 63.0 kW (50.0 kW) ※自立運転時 消費電力: 0.130 kW (発電時) / 0.130 kW (発電時) ガス種: プロパンガス(LPGガス) ガス消費量: 46.1 kW(冷) / 42.7 kW(暖) 49.2 kW(発電時) / 42.7 kW(発電時) 質量: 870 kg 附属品: 分岐管、電源切替盤(4台)ﾀﾞﾝｸﾞﾙﾄﾗﾝｽ内蔵型 自立運転スイッチ盤 | 1 | 200 | 1.33 1.19 | 1 | 屋外 GL | U-GB560U1D |
| GHP-1A-1 | ガスヒートポンプエアコン (室内機) | 型式: 6.0馬力相当天井吊形 冷房能力: 16.0 kW 暖房能力: 18.0 kW 電流: 1.3 A(冷) / 1.3 A(暖) 質量: 40 kg 附属品: 標準ワイヤードリモコン(1台)、天井形空調機防球ガード (底面扉型)結露防止仕様 | 1 | 200 | 0.16 0.16 | 3 | 体育館 南西 | S-G160TU1 |
| GHP-1A-2 | ガスヒートポンプエアコン (室内機) | 型式: 2.0馬力相当天井ｶﾞﾗｯﾄﾞ形(1方向吹出) 冷房能力: 5.6 kW 暖房能力: 6.3 kW 電流: 0.74 A(冷) / 0.70 A(暖) 質量: 21 kg 附属品: 標準ワイヤードリモコン(1台)、標準化粧ﾊﾞｯﾈﾙ<5.5 kg> | 1 | 200 | 0.055 0.044 | 1 | 女子更衣室 | S-G56DS1 |
| GHP-1B | ガスヒートポンプエアコン (室外機) | 型式: 20馬力相当ハイパワースタイル室外機(子機①) 冷房能力: 56.0 kW (45.0 kW) ※自立運転時 暖房能力: 63.0 kW (50.0 kW) ※自立運転時 消費電力: 0.130 kW (発電時) / 0.130 kW (発電時) ガス種: プロパンガス(LPGガス) ガス消費量: 46.1 kW(冷) / 42.7 kW(暖) 49.2 kW(発電時) / 42.7 kW(発電時) 質量: 820 kg 附属品: 分岐管共 | 1 | 200 | 1.33 1.19 | 1 | 屋外 GL | U-GX560U1D |
| GHP-1B-1 | ガスヒートポンプエアコン (室内機) | 型式: 6.0馬力相当天井吊形 冷房能力: 16.0 kW 暖房能力: 18.0 kW 電流: 1.3 A(冷) / 1.3 A(暖) 質量: 40 kg 附属品: 標準ワイヤードリモコン(1台)、天井形空調機防球ガード (底面扉型)結露防止仕様 | 1 | 200 | 0.16 0.16 | 3 | 体育館 南東 | S-G160TU1 |
| GHP-1B-2 | ガスヒートポンプエアコン (室内機) | 型式: 1.6馬力相当天井ｶﾞﾗｯﾄﾞ形(1方向吹出) 冷房能力: 4.5 kW 暖房能力: 5.0 kW 電流: 0.42 A(冷) / 0.38 A(暖) 質量: 21 kg 附属品: 標準ワイヤードリモコン(1台)、標準化粧ﾊﾞｯﾈﾙ<5.5 kg> | 1 | 200 | 0.048 0.037 | 1 | 教官室 | S-G45DS1 |
| GHP-1C | ガスヒートポンプエアコン (室外機) | 型式: 20馬力相当ハイパワースタイル室外機(子機②) 冷房能力: 56.0 kW (45.0 kW) ※自立運転時 暖房能力: 63.0 kW (50.0 kW) ※自立運転時 消費電力: 0.130 kW (発電時) / 0.130 kW (発電時) ガス種: プロパンガス(LPGガス) ガス消費量: 46.1 kW(冷) / 42.7 kW(暖) 49.2 kW(発電時) / 42.7 kW(発電時) 質量: 820 kg 附属品: 分岐管共 | 1 | 200 | 1.33 1.19 | 1 | 屋外 GL | U-GX560U1D |
| GHP-1C-1 | ガスヒートポンプエアコン (室内機) | 型式: 6.0馬力相当天井吊形 冷房能力: 16.0 kW 暖房能力: 18.0 kW 電流: 1.3 A(冷) / 1.3 A(暖) 質量: 40 kg 附属品: 標準ワイヤードリモコン(1台)、天井形空調機防球ガード (底面扉型)結露防止仕様 | 1 | 200 | 0.16 0.16 | 3 | 体育館 北東 | S-G160TU1 |

| 記号 | 名称 | 仕様 | 消費電力 | | | 台数 | 設置場所 | 参考品番 |
|----------|-----------------------|--|------|-----|----------------|----|--------|------------|
| | | | φ | V | kW | | | |
| GHP-1C-2 | ガスヒートポンプエアコン (室内機) | 型式: 1.3馬力相当天井ｶﾞﾗｯﾄﾞ形(1方向吹出) 冷房能力: 3.6 kW 暖房能力: 4.0 kW 電流: 0.42 A(冷) / 0.38 A(暖) 質量: 21 kg 附属品: 標準ワイヤードリモコン(1台)、標準化粧ﾊﾞｯﾈﾙ<5.5 kg> | 1 | 200 | 0.048 0.037 | 1 | 管理室 | S-G36DS1 |
| GHP-1D | ガスヒートポンプエアコン (室外機) | 型式: 20馬力相当ハイパワースタイル室外機(子機③) 冷房能力: 56.0 kW (45.0 kW) ※自立運転時 暖房能力: 63.0 kW (50.0 kW) ※自立運転時 消費電力: 0.130 kW (発電時) / 0.130 kW (発電時) ガス種: プロパンガス(LPGガス) ガス消費量: 46.1 kW(冷) / 42.7 kW(暖) 49.2 kW(発電時) / 42.7 kW(発電時) 質量: 820 kg 附属品: 分岐管共 | 1 | 200 | 1.33 1.19 | 1 | 屋外 GL | U-GX560U1D |
| GHP-1D-1 | ガスヒートポンプエアコン (室内機) | 型式: 6.0馬力相当天井吊形 冷房能力: 16.0 kW 暖房能力: 18.0 kW 電流: 1.3 A(冷) / 1.3 A(暖) 質量: 40 kg 附属品: 標準ワイヤードリモコン(1台)、天井形空調機防球ガード (底面扉型)結露防止仕様 | 1 | 200 | 0.16 0.16 | 3 | 体育館 北西 | S-G160TU1 |
| GHP-1D-2 | ガスヒートポンプエアコン (室内機) | 型式: 3.0馬力相当天井ｶﾞﾗｯﾄﾞ形(4方向吹出) 冷房能力: 8.0 kW 暖房能力: 9.0 kW 電流: 0.38 A(冷) / 0.37 A(暖) 質量: 21 kg 附属品: 標準ワイヤードリモコン(1台)、標準化粧ﾊﾞｯﾈﾙ<5.0 kg> | 1 | 200 | 0.040 0.040 | 1 | 玄関 | S-G80UU1 |

| | | | | | | | | |
|----|---|---|-------|----|----|-------|-----------------------------------|----------------------|
| 訂正 | 月 | 日 | 設計年月日 | 設計 | 検図 | 承認印 | 工事名称 | 設計番号 |
| | | | | | | | 兵庫県立大学 姫路環境人間キャンパス 体育館避難所空調対策設備工事 | |
| | | | | 製図 | 担当 | 承認年月日 | 図面名称 | 図面番号 |
| | | | | | | | 空調機器表 | A1 1:100 A3 1:200 |

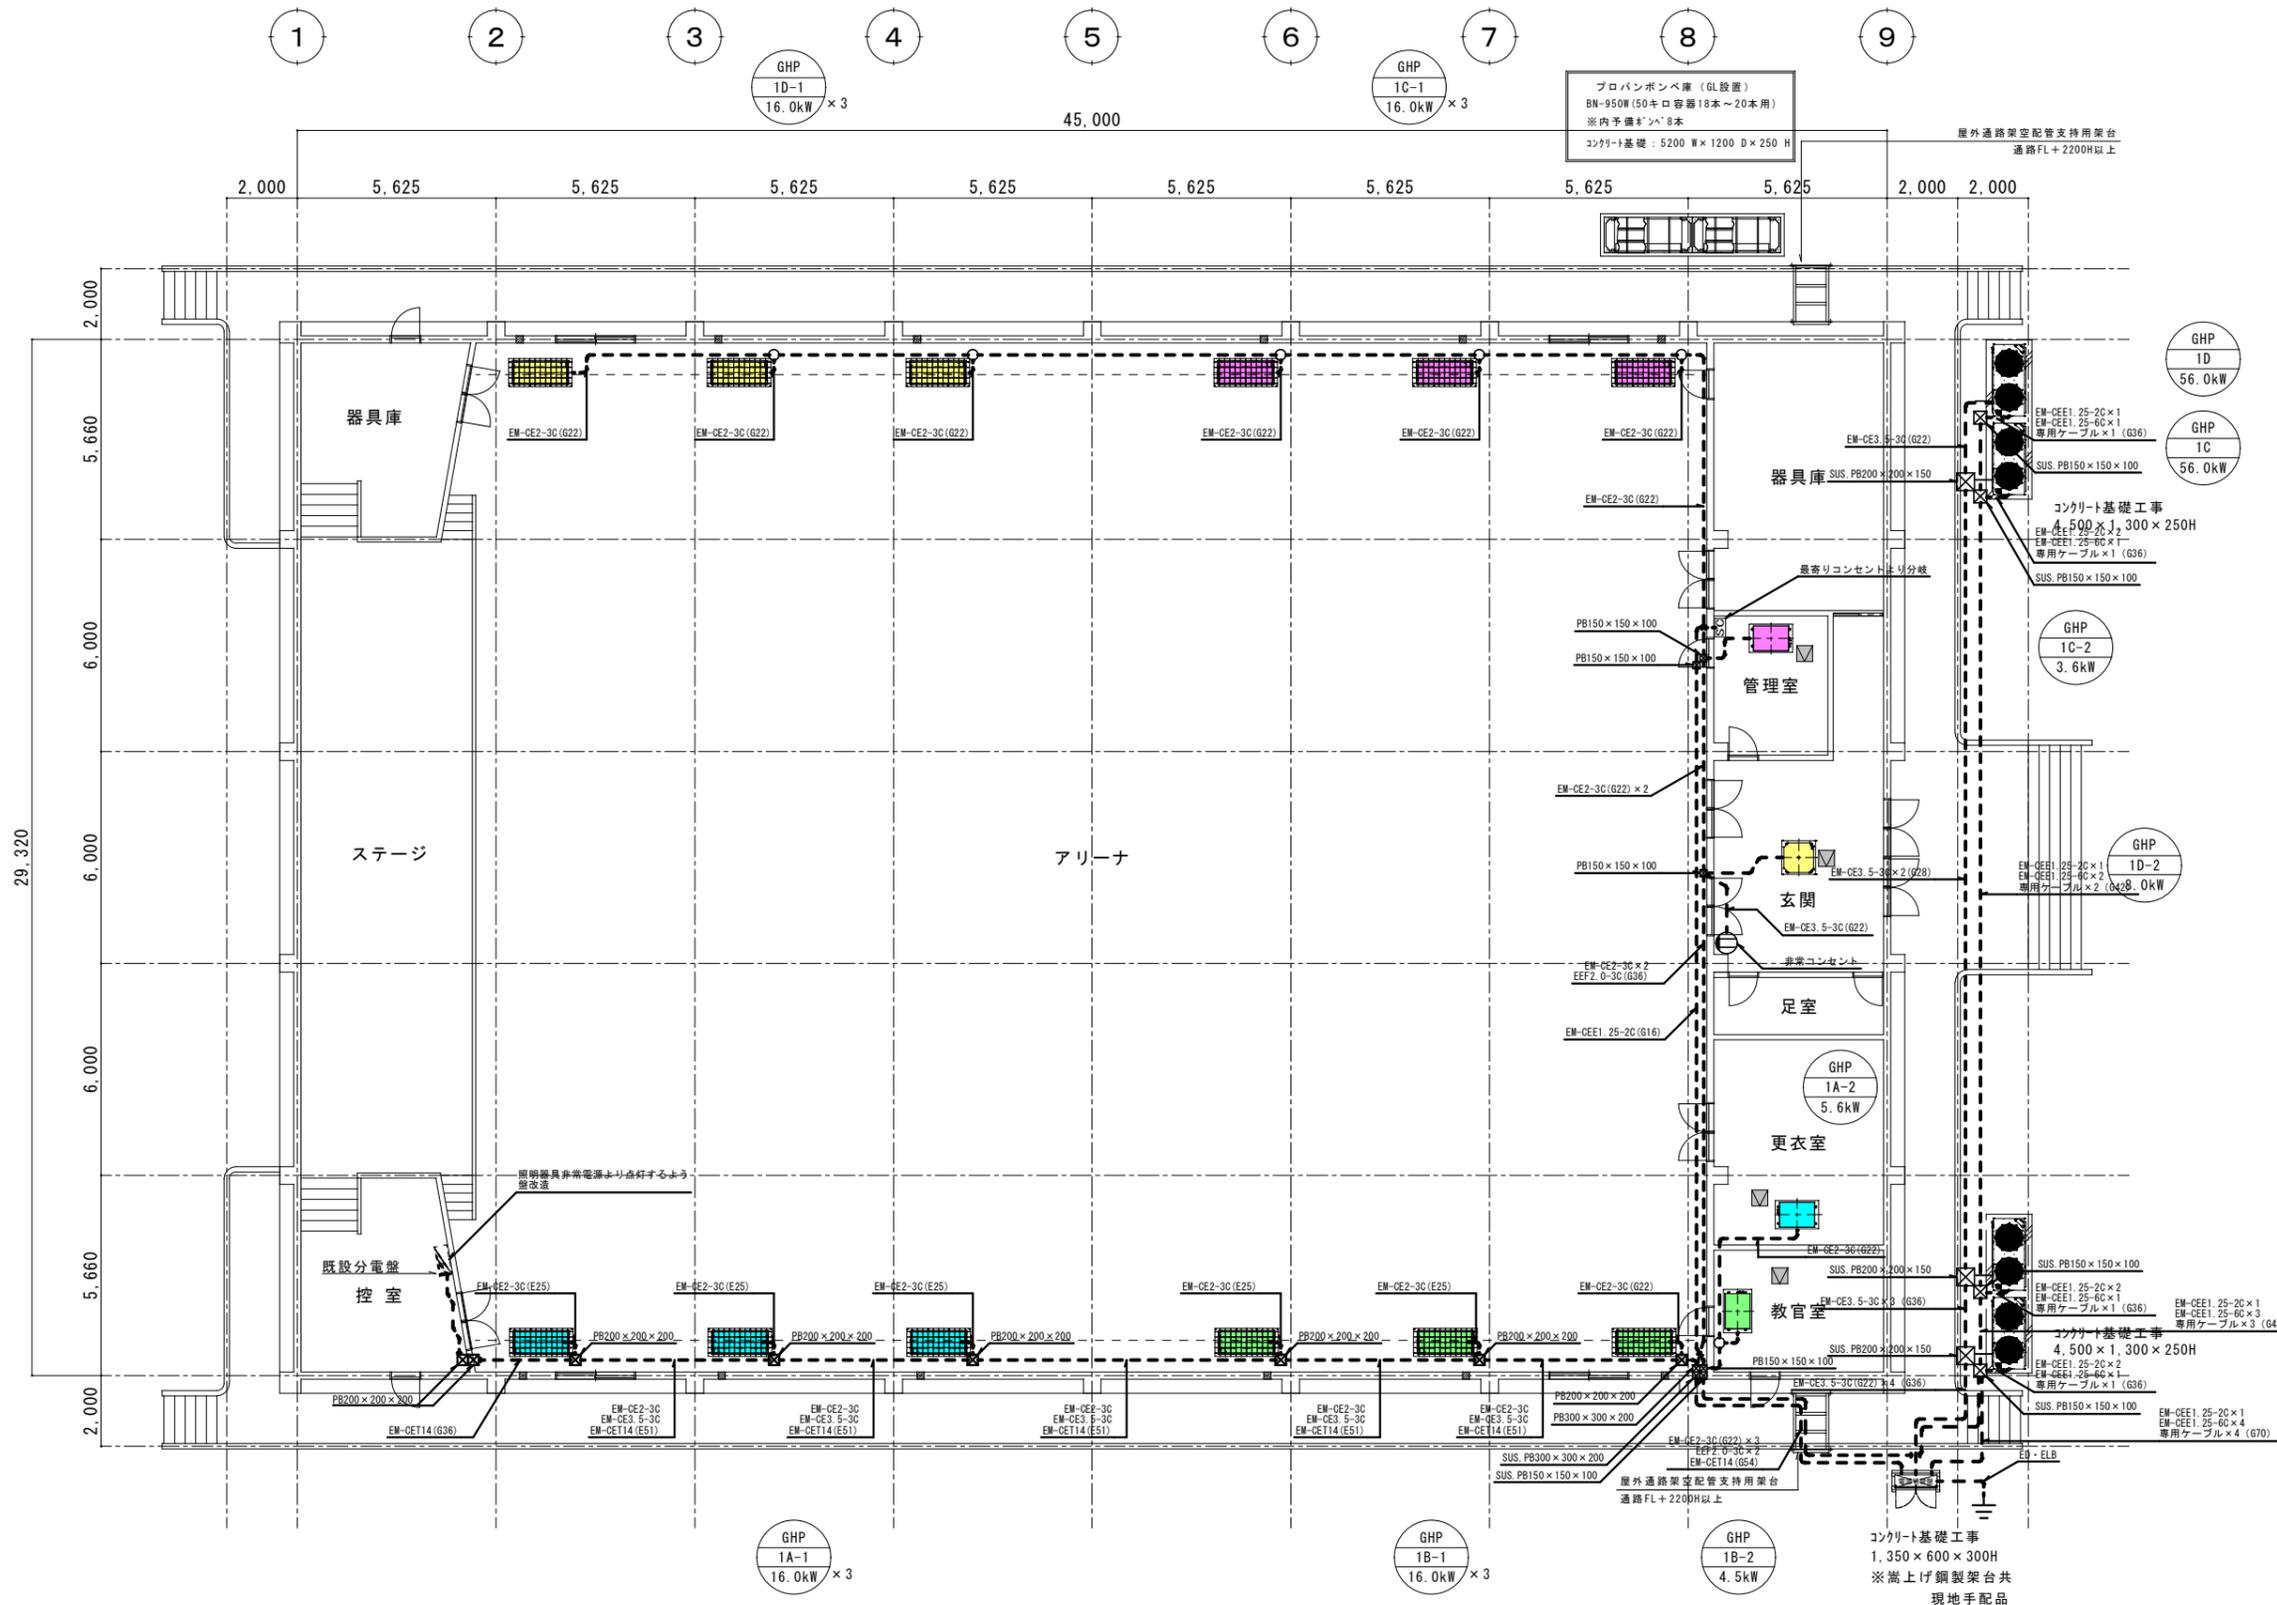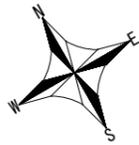

平面図 SCALE 1:100

【注釈】
 停電時（自立発電）の空調機負荷以外の電気供給回路は、
 現地担当者と打合せの上、決定する事。

| | | | | | | | | |
|----|---|---|-------|----|----|-------|-----------------------------------|----------------------------|
| 訂正 | 月 | 日 | 設計年月日 | 設計 | 検図 | 承認印 | 工事名称 | 設計番号 |
| | . | . | . | | | | 兵庫県立大学 姫路環境人間キャンパス 体育館避難所空調対策設備工事 | |
| | . | . | | 製図 | 担当 | 承認年月日 | 図面名称 | 縮尺 A1 1:100 A3 1:200 |
| | . | . | | | | | 電気設備平面図(概略図) | 図面番号 |